



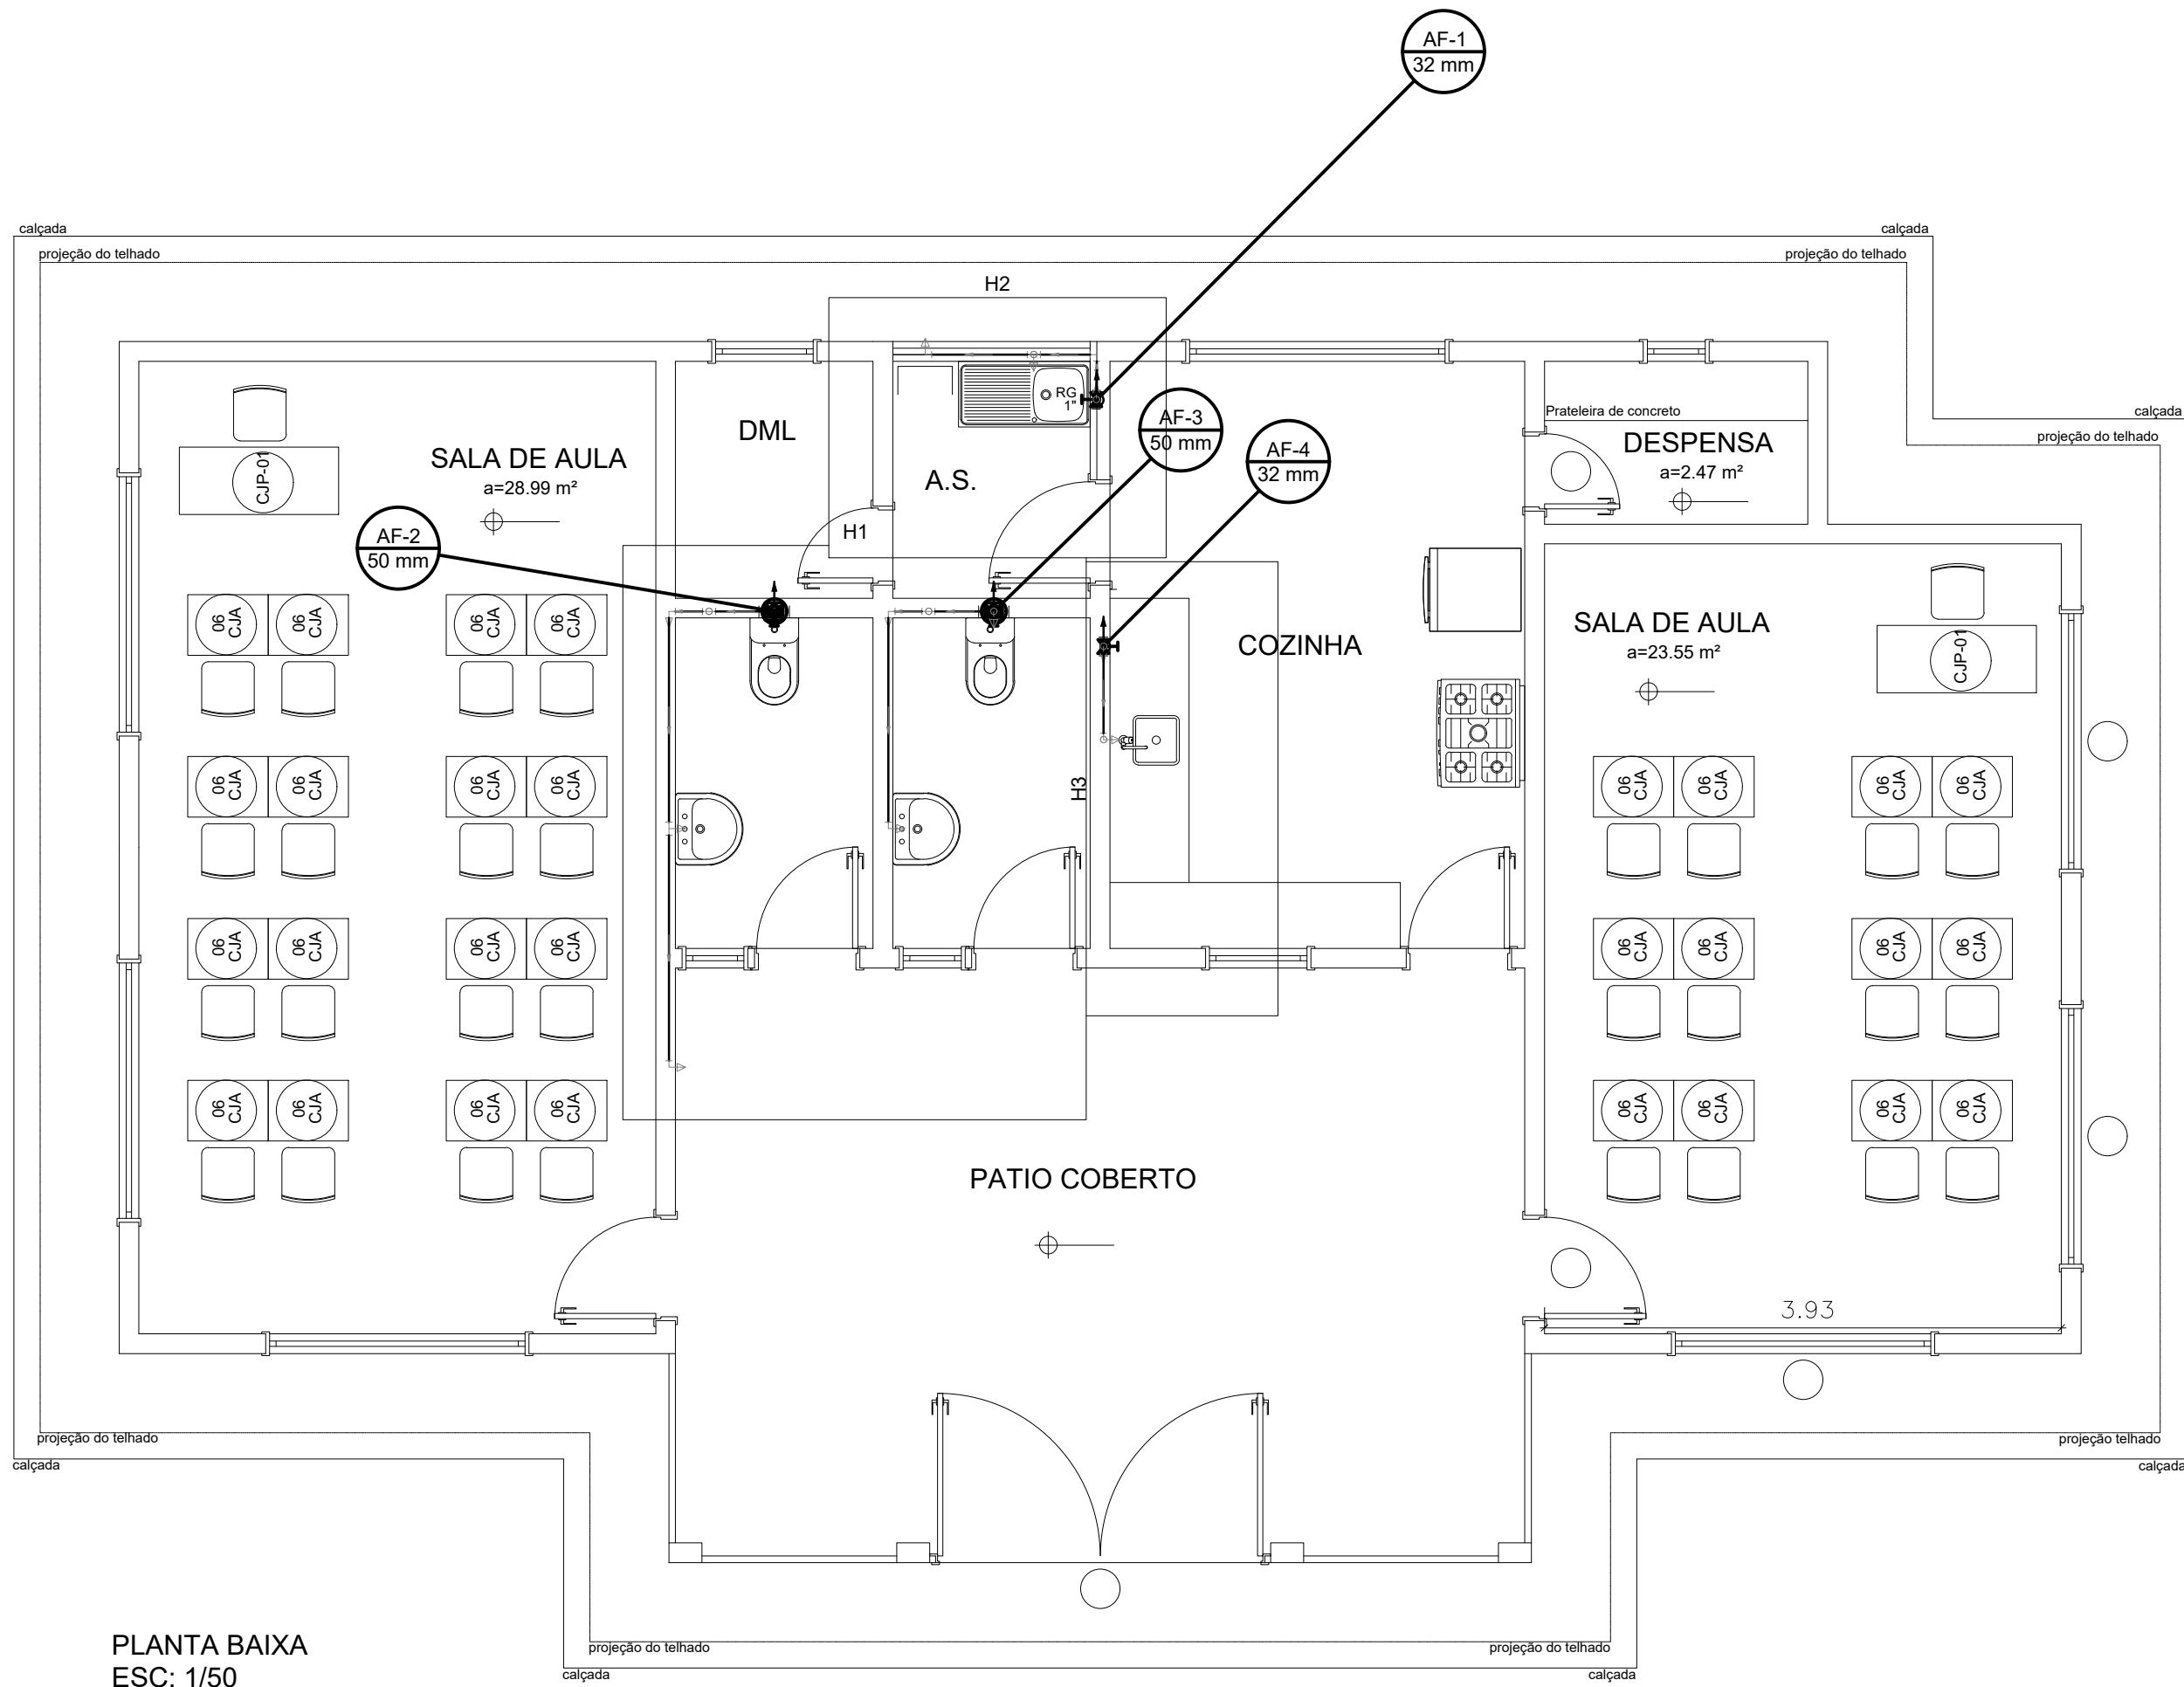


PLANTA BAIXA
ESC: 1/50

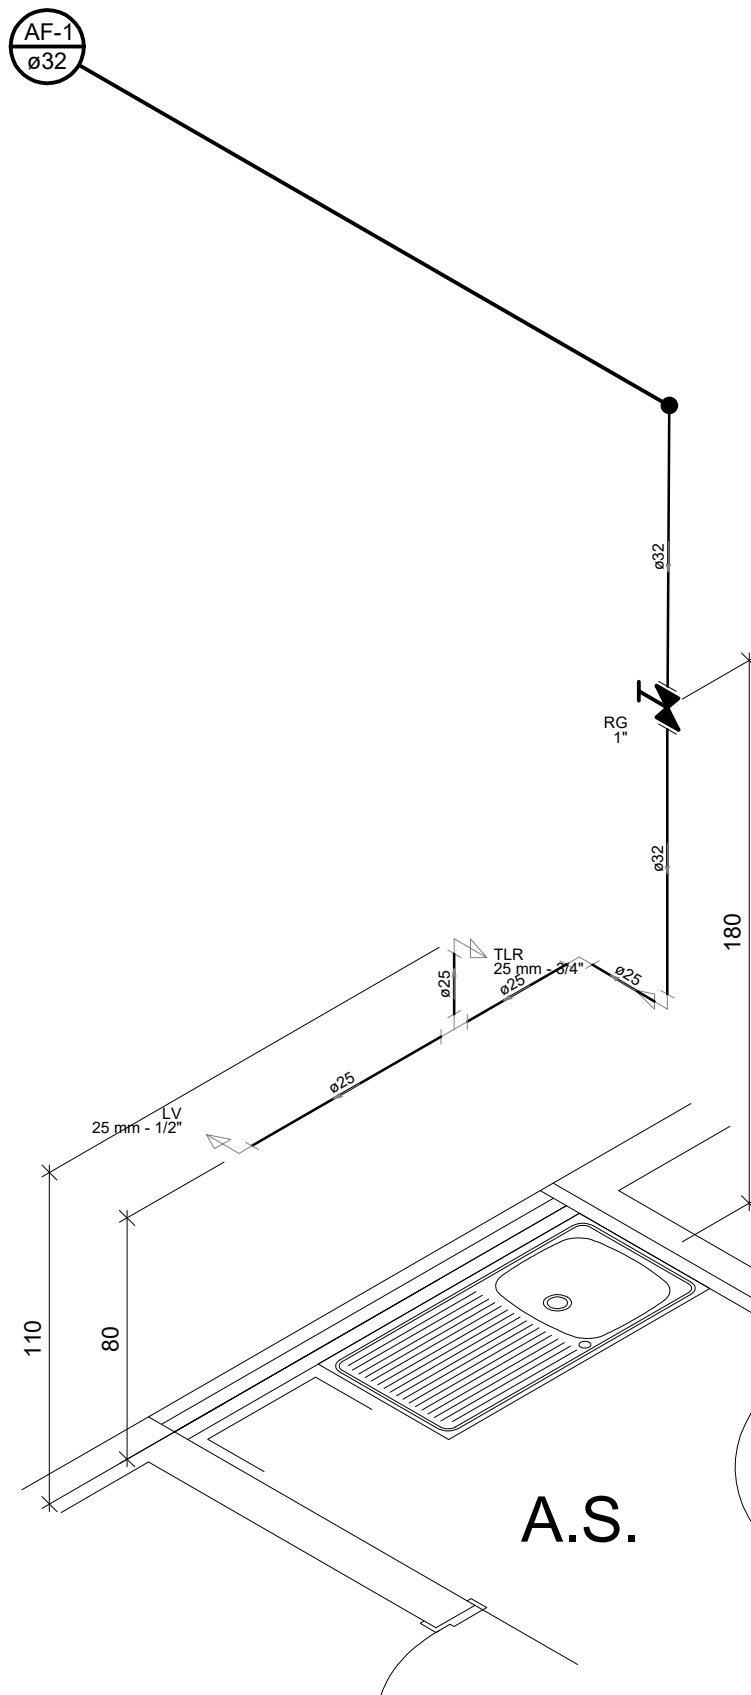


Lista de Materiais		
Aparelho		
Torneira de Tanque de Lavar		
25mmx 3/4"	1	pç
Torneira de lavatório		
25 mm - 1/2"	1	pç
Metais		
Registro de gaveta c/ canopla cromada		
1"	1	pç
PVC Acessórios		
Engate flexível plástico		
1/2 - 30cm	1	pç
PVC rígido soldável		
Adapt sold curto c/bolsa-rosca p registro		
32 mm - 1"	2	pç
Joelho 90° soldável		
25 mm	1	pç
Joelho de redução 90 soldável		
32 mm - 25 mm	1	pç
Tubos		
25 mm	1.81	m
32 mm	1.91	m
Tê 90 soldável		
25 mm	1	pç
União soldável		
32 mm	1	pç
PVC soldável azul c/ bucha latão		
Joelho 90° soldável com bucha de latão		
25 mm - 3/4"	1	pç
Joelho de redução 90° soldável com bucha de latão		
25 mm- 1/2"	1	pç

Lista de Materiais		
Aparelho		
Bebedouro		
25mmx 1/2"	1	pç
Torneira de lavatório		
25 mm - 1/2"	2	pç
Vaso Sanitário p/ Válvula de Descarga de 1 1/2"		
40mm - 1 1/2"	2	pç
Metais		
Registro de gaveta bruto ABNT		
1.1/2"	2	pç
Válvula de descarga baixa pressão		
1.1/2"	2	pç
PVC Acessórios		
Bolsa de ligação p/ vaso sanitário		
1.1/2"	2	pç
Engate flexível plástico		
1/2 - 30cm	3	pç
Tubo de descarga VDE:		
38 mm	2	pç
Tubo de ligação latão cromado c/ canopla p/ vaso Sa.		
38 mm	2	pç
PVC rígido soldável		
Adapt sold curto c/bolsa-rosca p registro		
50 mm - 1.1/2"	6	pç
Joelho 90° soldável		
32 mm	4	pç
Joelho de redução 90 soldável		
32 mm - 25 mm	2	pç
Tubos		
25 mm	5.01	m
32 mm	3.11	m
50 mm	3.11	m
Tê de redução 90 soldável		
50 mm - 32 mm	2	pç
União soldável		
50 mm	2	pç
PVC soldável azul c/ bucha latão		
Joelho de redução 90° soldável com bucha de latão		
25 mm- 1/2"	3	pç

Legenda	
	Registro bruto gaveta ABNT c/PVC soldável
	Válvula de descarga c/PVC soldável

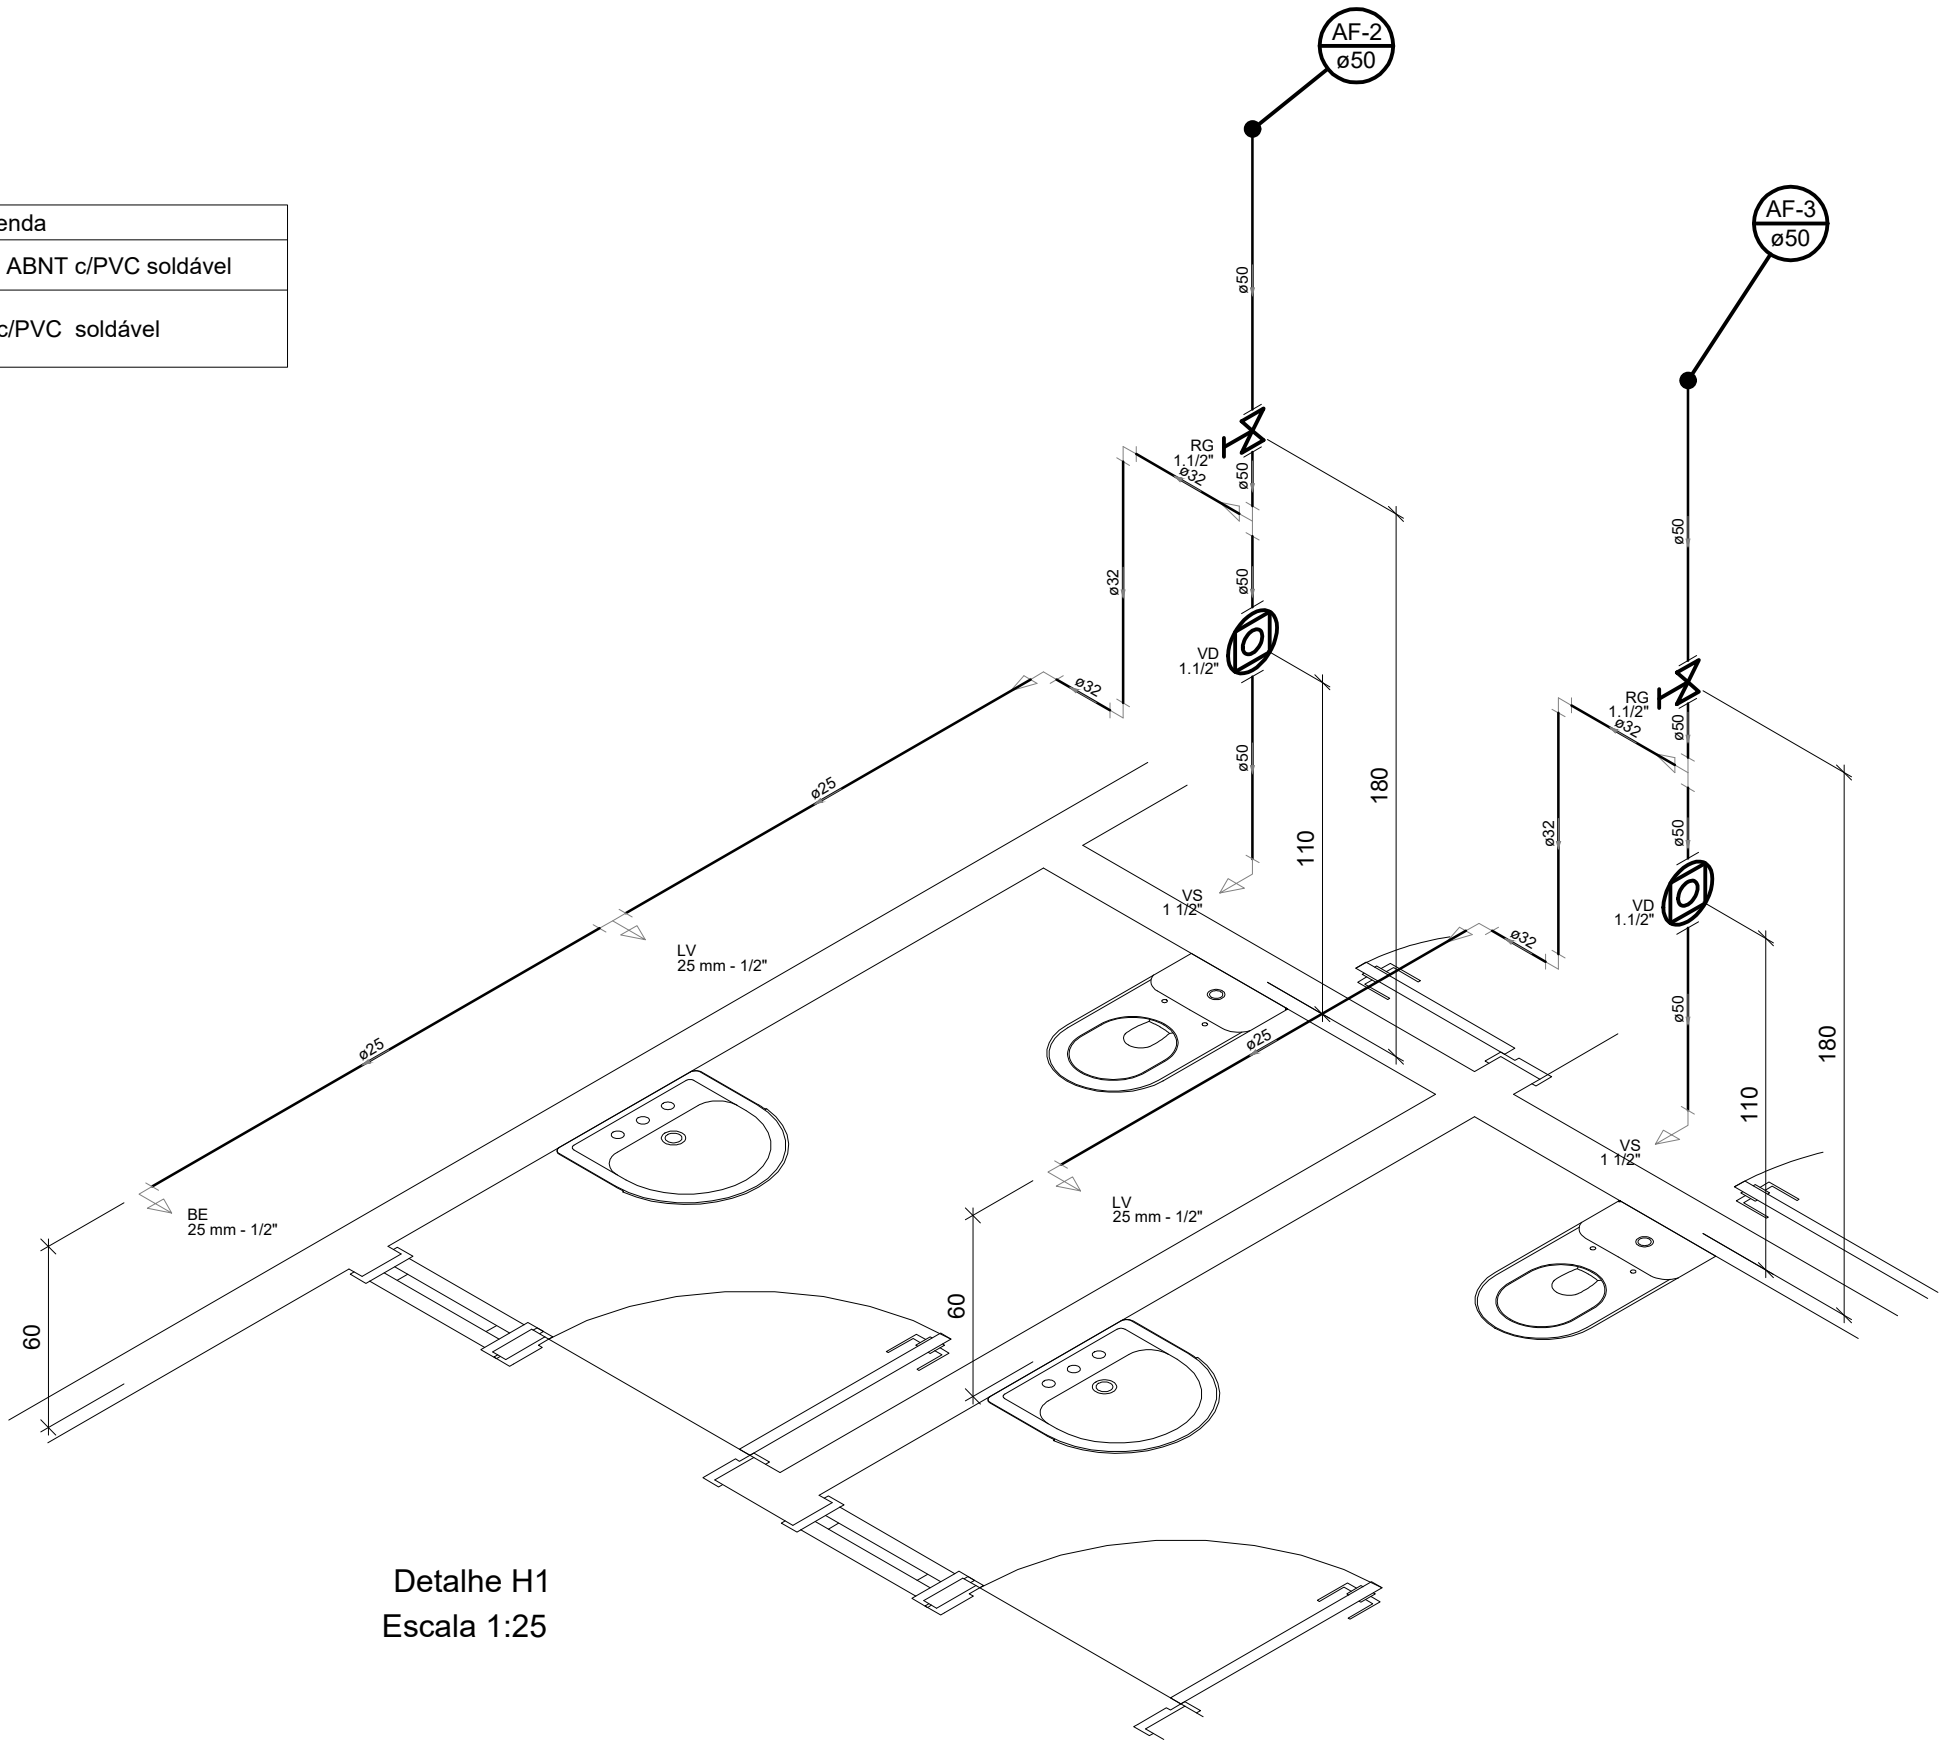

Detalhe H1
Escala 1:25

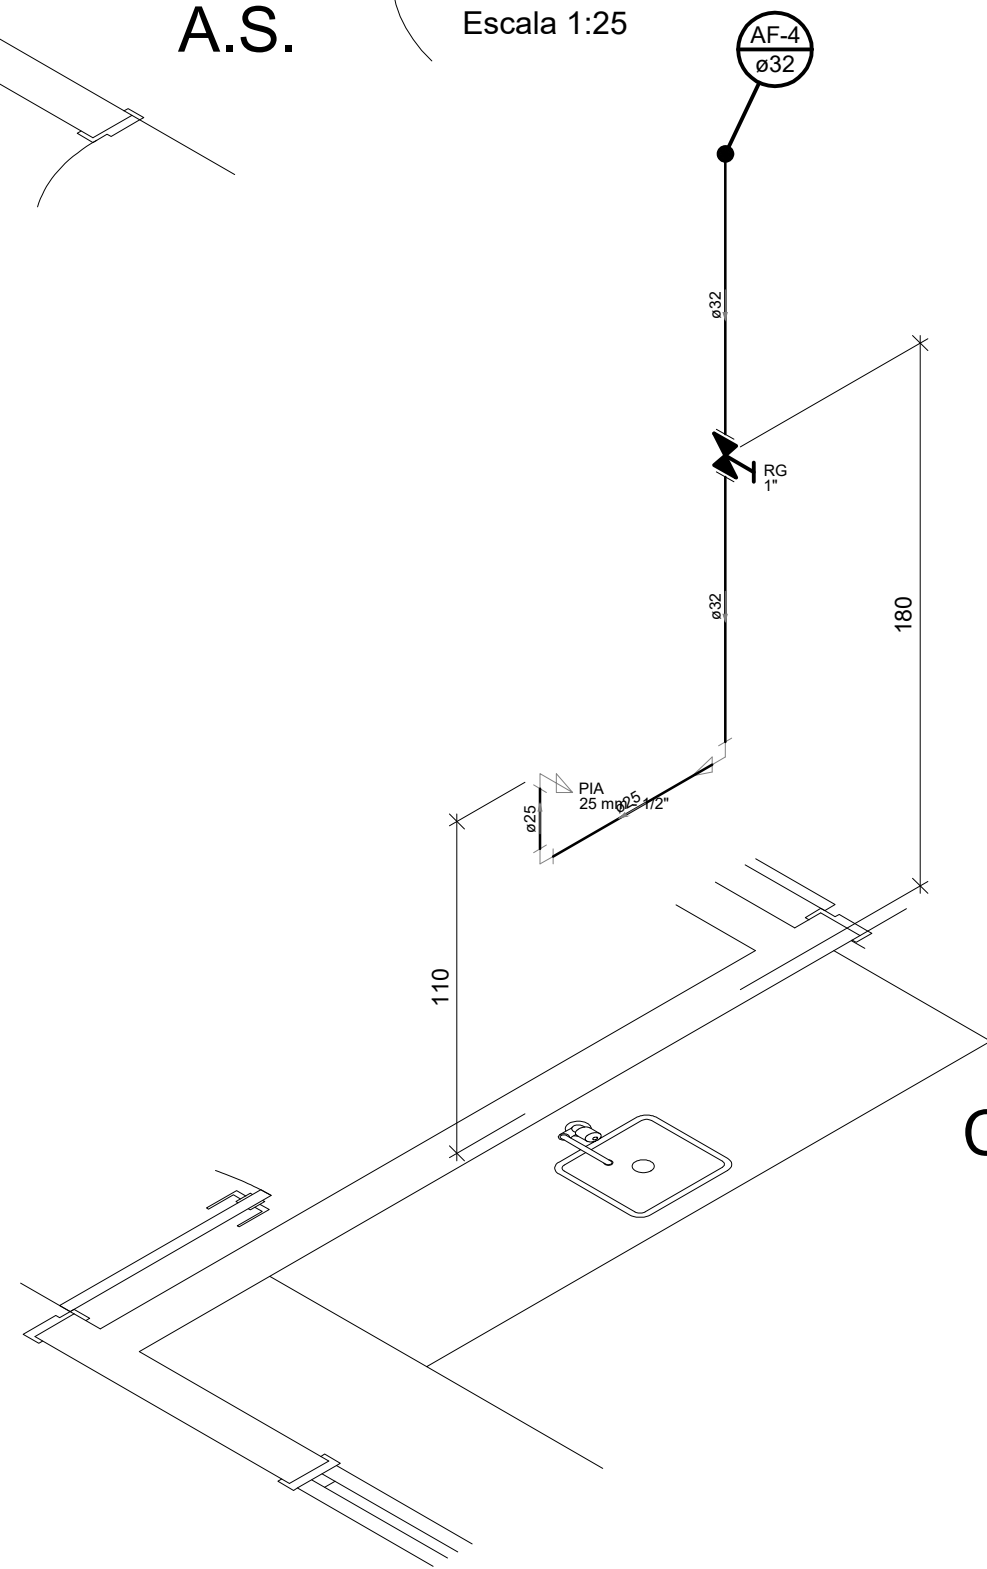

Detalhe H3
Escala 1:25

Lista de Materiais		
Aparelho		
Torneira de Pia de Cozinha		
25 mm - 1/2"	1	pç
Metais		
Registro de gaveta c/ canopla cromada		
1"	1	pç
PVC rígido soldável		
Adapt sold curto c/bolsa-rosca p registro		
32 mm - 1"	2	pç
Joelho 90° soldável		
25 mm	1	pç
Joelho de redução 90 soldável		
32 mm - 25 mm	1	pç
Tubos		
25 mm	0.93	m
32 mm	1.91	m
União soldável		
32 mm	1	pç
PVC soldável azul c/ bucha latão		
Joelho de redução 90° soldável com bucha de latão		
25 mm- 1/2"	1	pç



PREFEITURA DE SÃO DOMINGOS DO NORTE

EUM BELA VISTA

PROJETO EXECUTIVO DE ARQUITETURA

PROPRIETÁRIO: PREFEITURA MUNICIPAL DE SÃO DOMINGOS DO NORTE
ENDEREÇO: AVENIDA GETHER LOPES DE FARIAS - CENTRO
TIPO DE OBRA: CONSTRUÇÃO

PLANTAS: PROJETO ÁGUA FRIA

PREFEITO MUNICIPAL:

PEDRO AMARILDO DALMONTE

RESPONSÁVEL POR PROJETO:

DAMARES AUGUSTA MUNERAT
ARQUITETA E URBANISTA
CAU A 98087-0

A APROVAÇÃO DESTA PROJETO NÃO IMPLICA NO RECONHECIMENTO, POR PARTE DA PREFEITURA MUNICIPAL DO DIREITO DE PROPRIEDADE DO TERRENO E NEM EXIME O PROJETISTA DE SUA RESPONSABILIDADE SOBRE O MESMO.

ESCALA:
INDICADA

DATA:
ABRIL / 2019

PRANCHA:
06/08